

# 電気工事のお知らせ(電柱移設工事)

**当工事において停電はありません。**

平素は、当社電気工事に対し御協力を賜り、厚く御礼申し上げます。  
この度、当地域におきまして関西電力送配電㈱における電柱移設工事を施工することとなりました。工事中は皆様方への騒音等のご迷惑を最小限にいとめるよう留意し、安全第一をモットーに施工させていただきます。

工事中、お気付きの点がございましたら、現場責任者(腕章をつけております)にお申しつけ下さるか、下記事務所へご連絡くださるようお願いいたします。

## 記

- 工事の場所 大阪市此花区夢洲中1丁目  
(位置図・別紙拡大図有)
- 工事の期間 令和4年11月21日(月)～令和4年12月9日(金)  
上記日程の内 **20日間程度**  
(荒天時等、日程変更させていただくことがあります。)
- 工事の時間帯 **昼間作業 9:00～17:00(試験掘のみ)**  
**夜間作業 22:00～6:00**
- 工事の方法 工事施工の際は付近の道路交通規制を伴います。  
御通行の際には、ガードマンの誘導等にご協力を頂けますようお願いいたします。(車両通行可)  
工事箇所におきまして、工事車両を駐車し、工事区間の占用を行います。  
歩道上アスファルトを粉砕し電柱移設工事を行います。  
工事後は速やかに原形に復元します。発電機及び工事車両のエンジン、アスファルト粉砕時の音等で大変ご迷惑をおかけいたしますが、最小限にいとめるよう努力いたしますので、よろしくお願い致します。 以上

## 工事に対するお問い合わせ

- 発注 関西電力送配電株式会社  
大阪北電力本部 九条配電営業所 工事統括係  
中島 博雅 TEL 06-6582-6039
- 施工業者 (株)きんでん 中央支店 北大阪営業所
- TEL(代表) 06-6576-5261
- 現場責任者 携帯 080-3850-4816 酒匂 直城
- 工事責任者 携帯 080-5335-9233 井内 基喜

## 位置図




# 拡大図

冠称 夢洲西  
No. 1220

## 交通対策図

縮尺 1:250 (単位m)

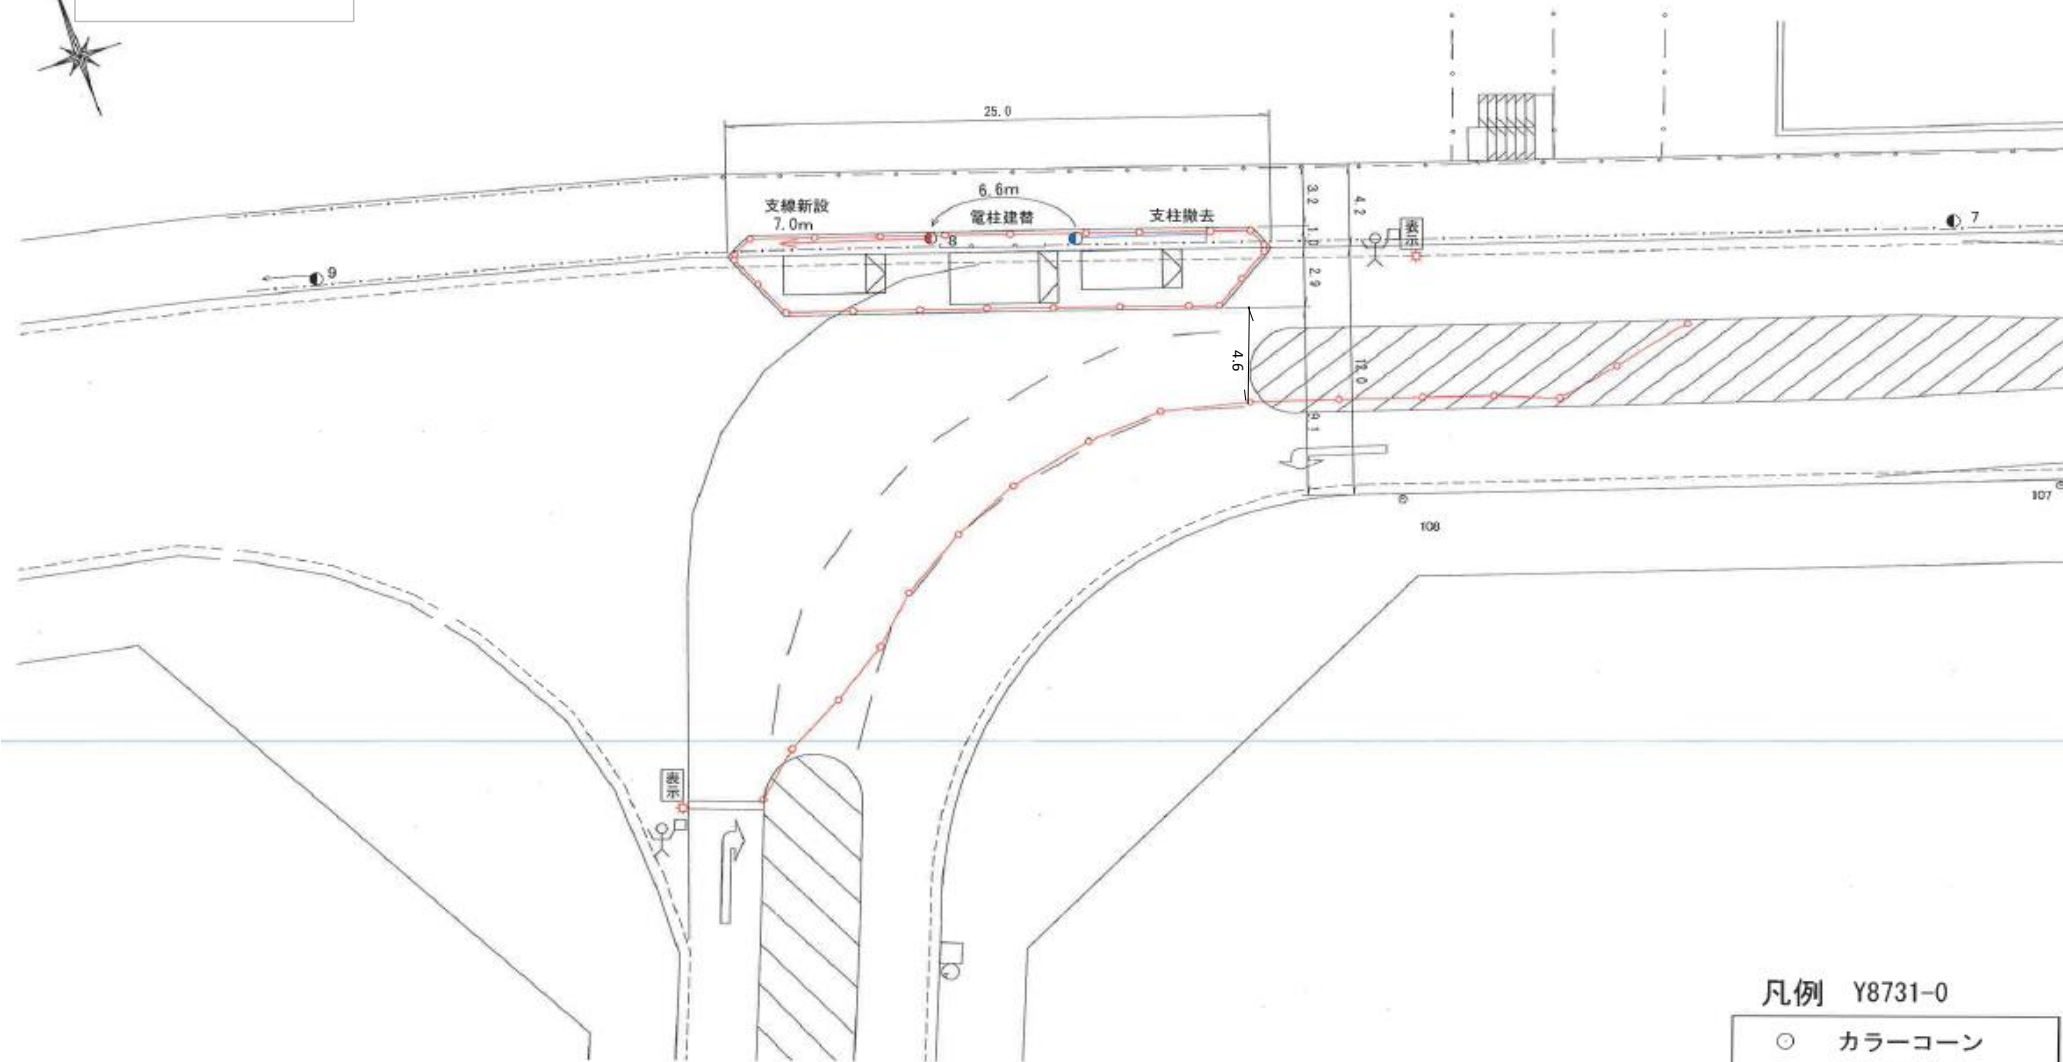

大阪市此花区夢洲中1丁目内

### 凡例 Y8731-0

- カラーコーン
- コーンバー
- 人形 ガードマン
- ← 方向指示板
- 表示 工事標示板
- 予告 工事予告板